


PŮDORYS 2. NP - NOVÝ STAV

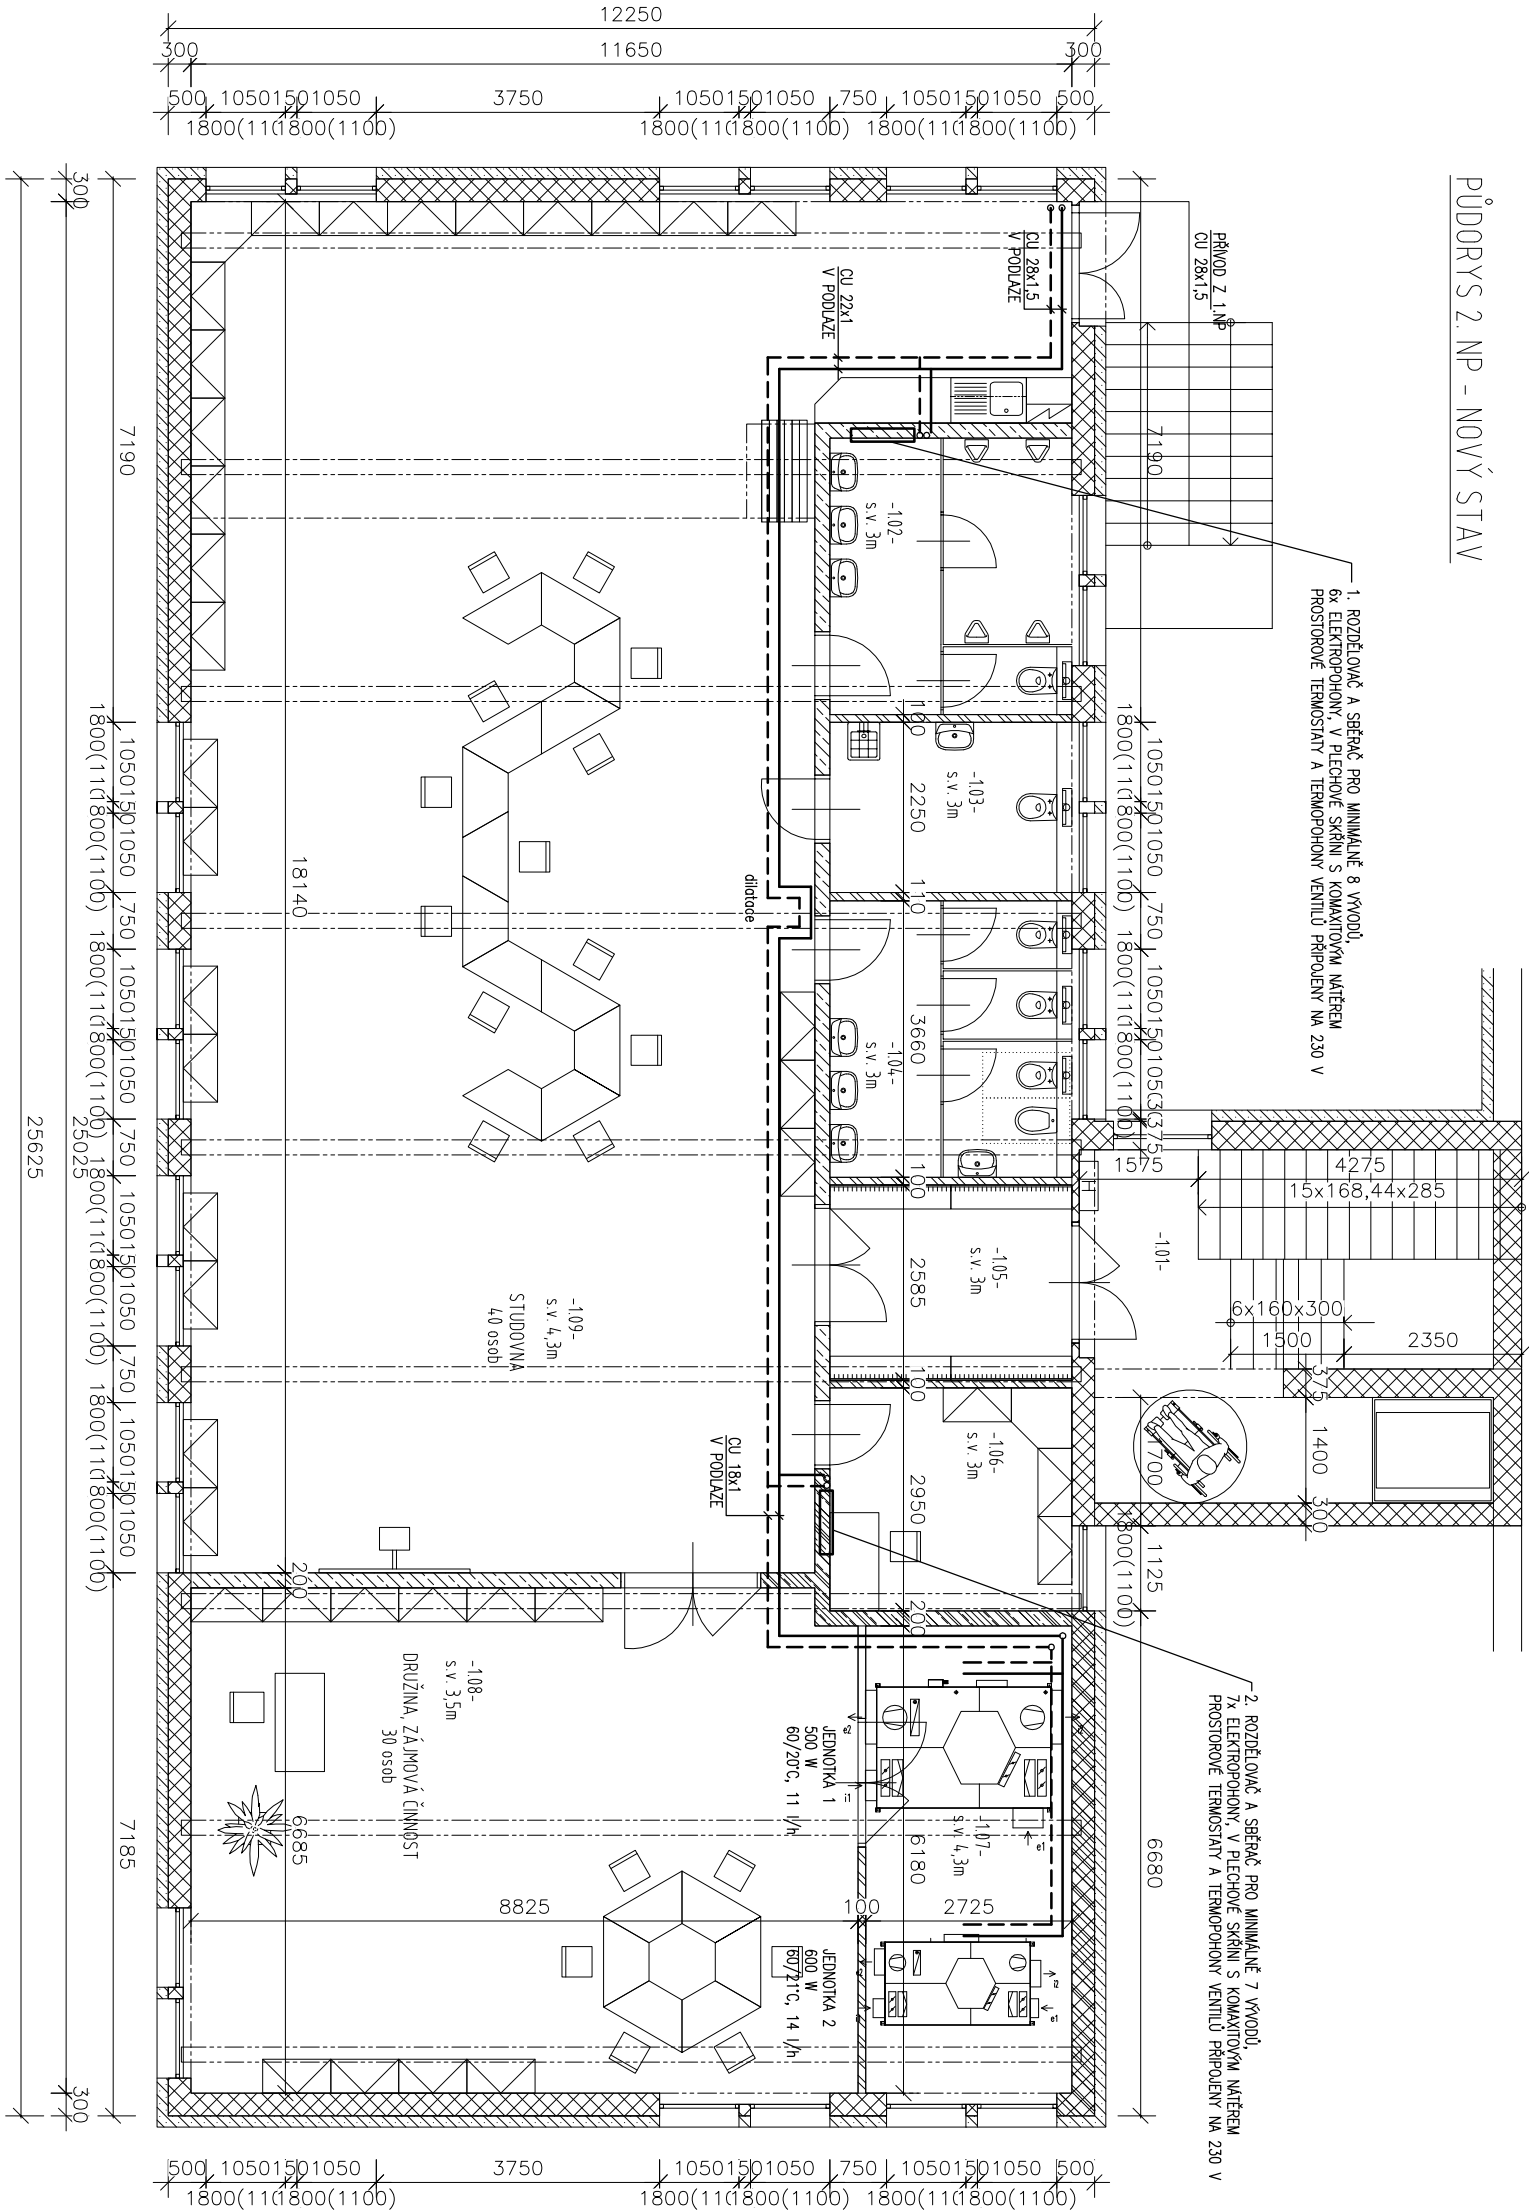

PROJEKTOVÁ DOKUMENTACE JE ZPRACOVÁNA V ROZSAHU NUTNÉM PRO VYDÁNÍ STAVEBNÍHO POVOLENÍ									
projekt: ACP nova spol. s r.o., ING. POLANSKÝ CSC.		profese: ING. STANISLAV ANDERLE		ANDERLE					
investor: MĚSTO KAPLICE, NÁMĚSTÍ 70, 382 41 KAPLICE		ING. STANISLAV ANDERLE							
datum: 05_2020		formát: 2_A4		č. projektu: 2009		stupeň projektu: DSP		HRADEČ 1, 37001 Č. BUDĚJOVICE Tel: 606343145 IČO 157 74 091	
úkol: MULTIMEDIÁLNÍ UČEBNA PRO VÝUKU CIZÍCH JAZYKŮ, PŘÍRODNÍCH VĚD A ŘEMESEL – NÁSTAVBA PAVILONU DÍLEN		č. paré							
objekt: D1.4 a) VYTÁPĚNÍ									
obsah: PŮDORYS 2.NP – ROZVOD OTOPNÉ VODY		měřítko: 1:100		č. přílohy: D1.4 a)3					